


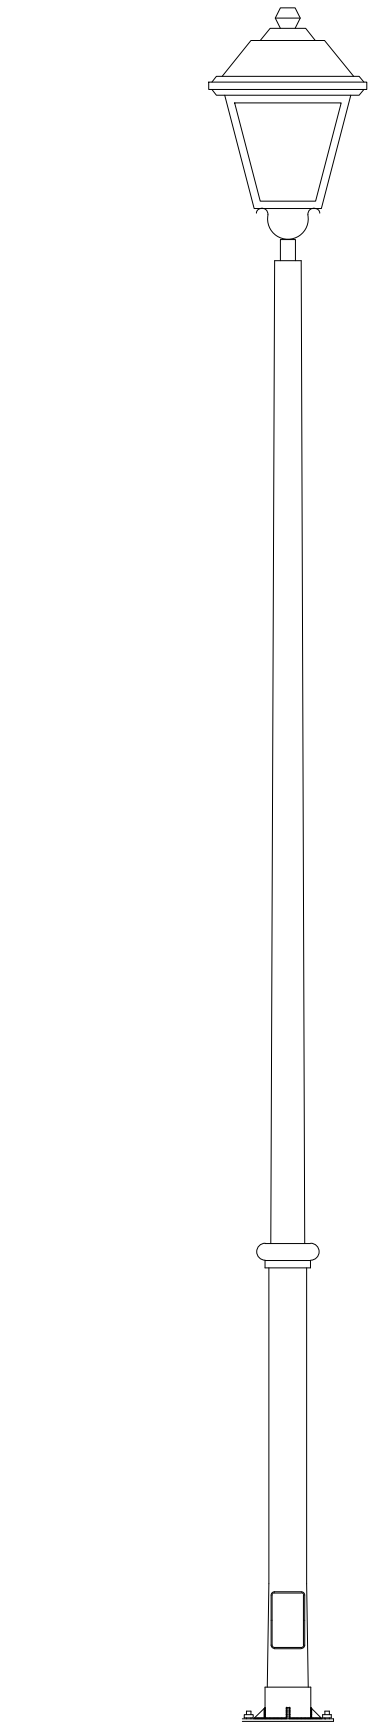
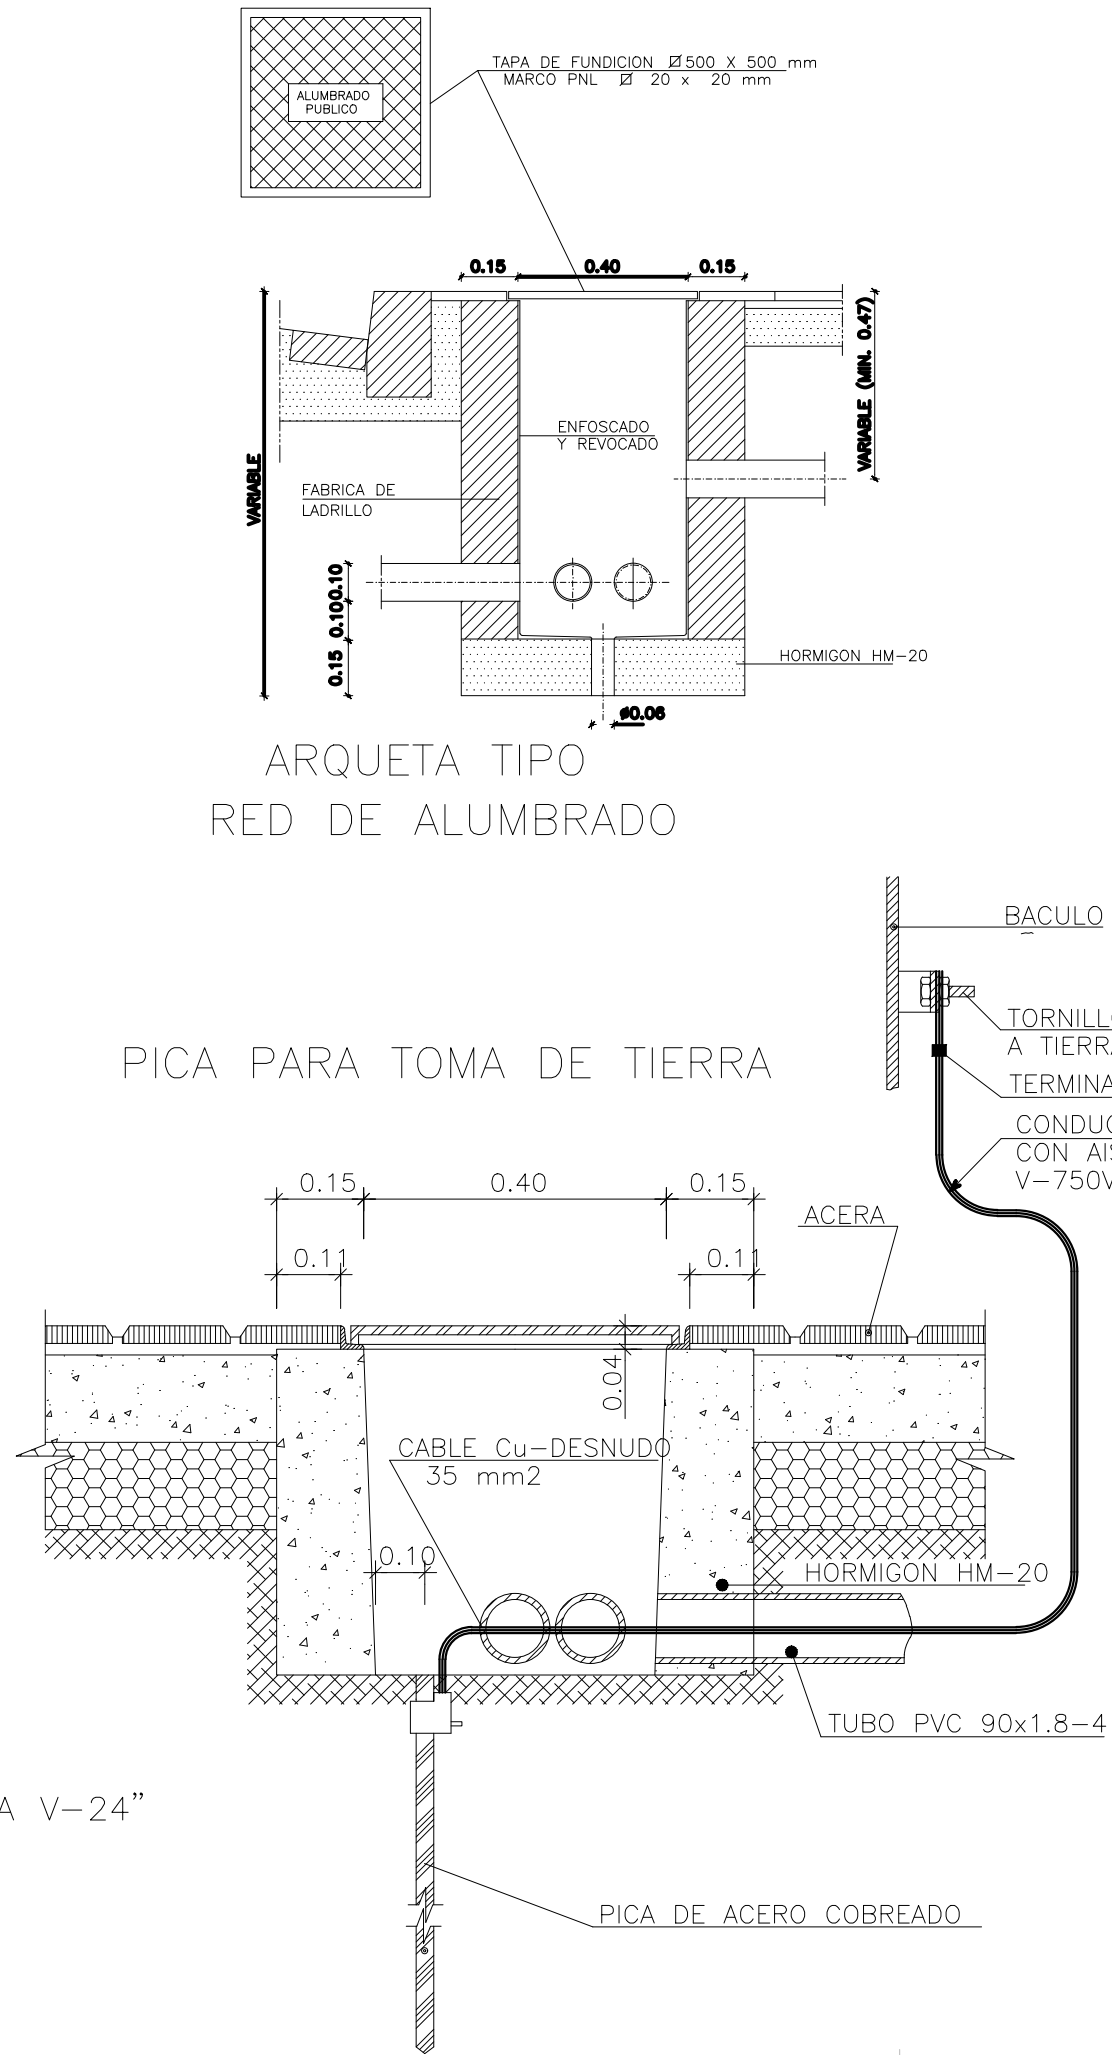


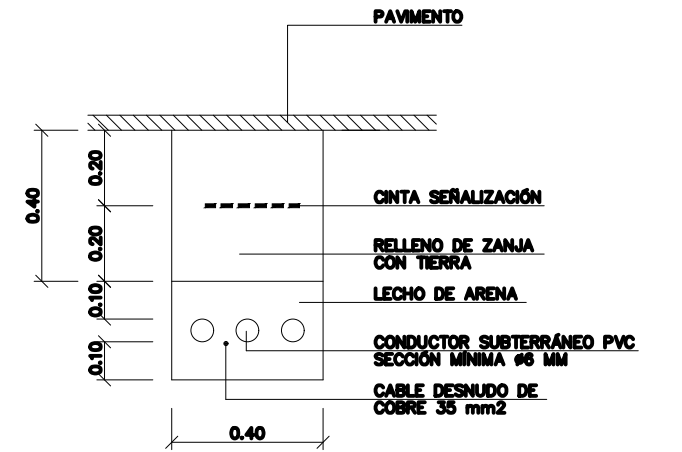

FAROLA MODELO "VILLA V-24"

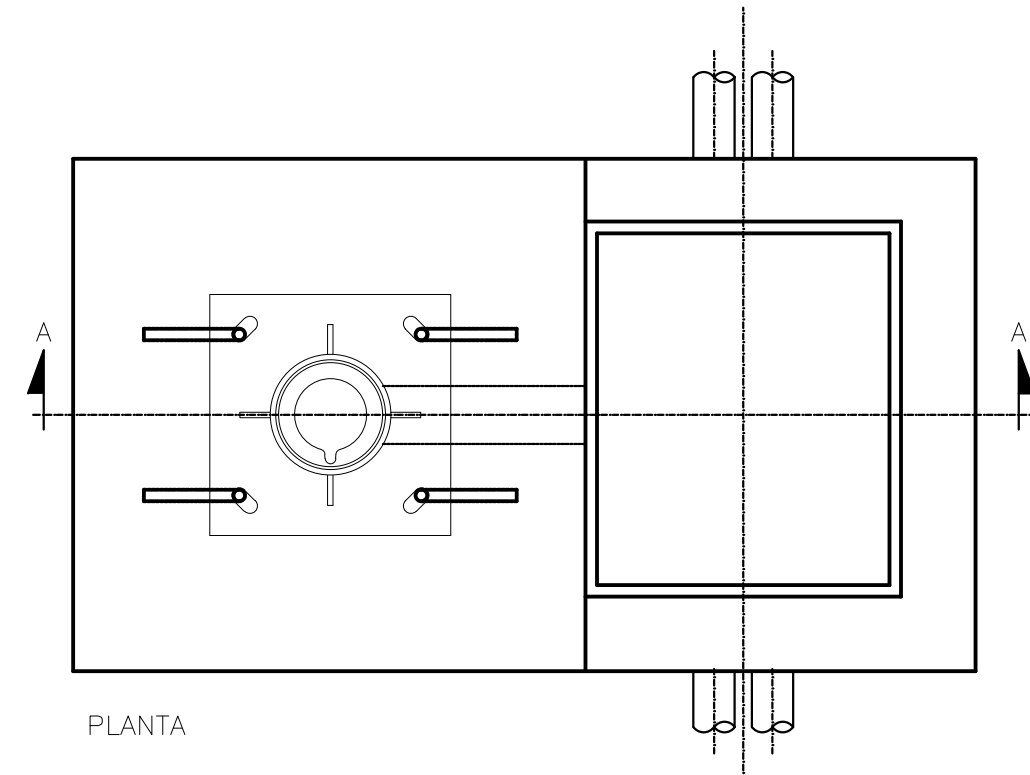


CIMENTACION DE COLUMNA

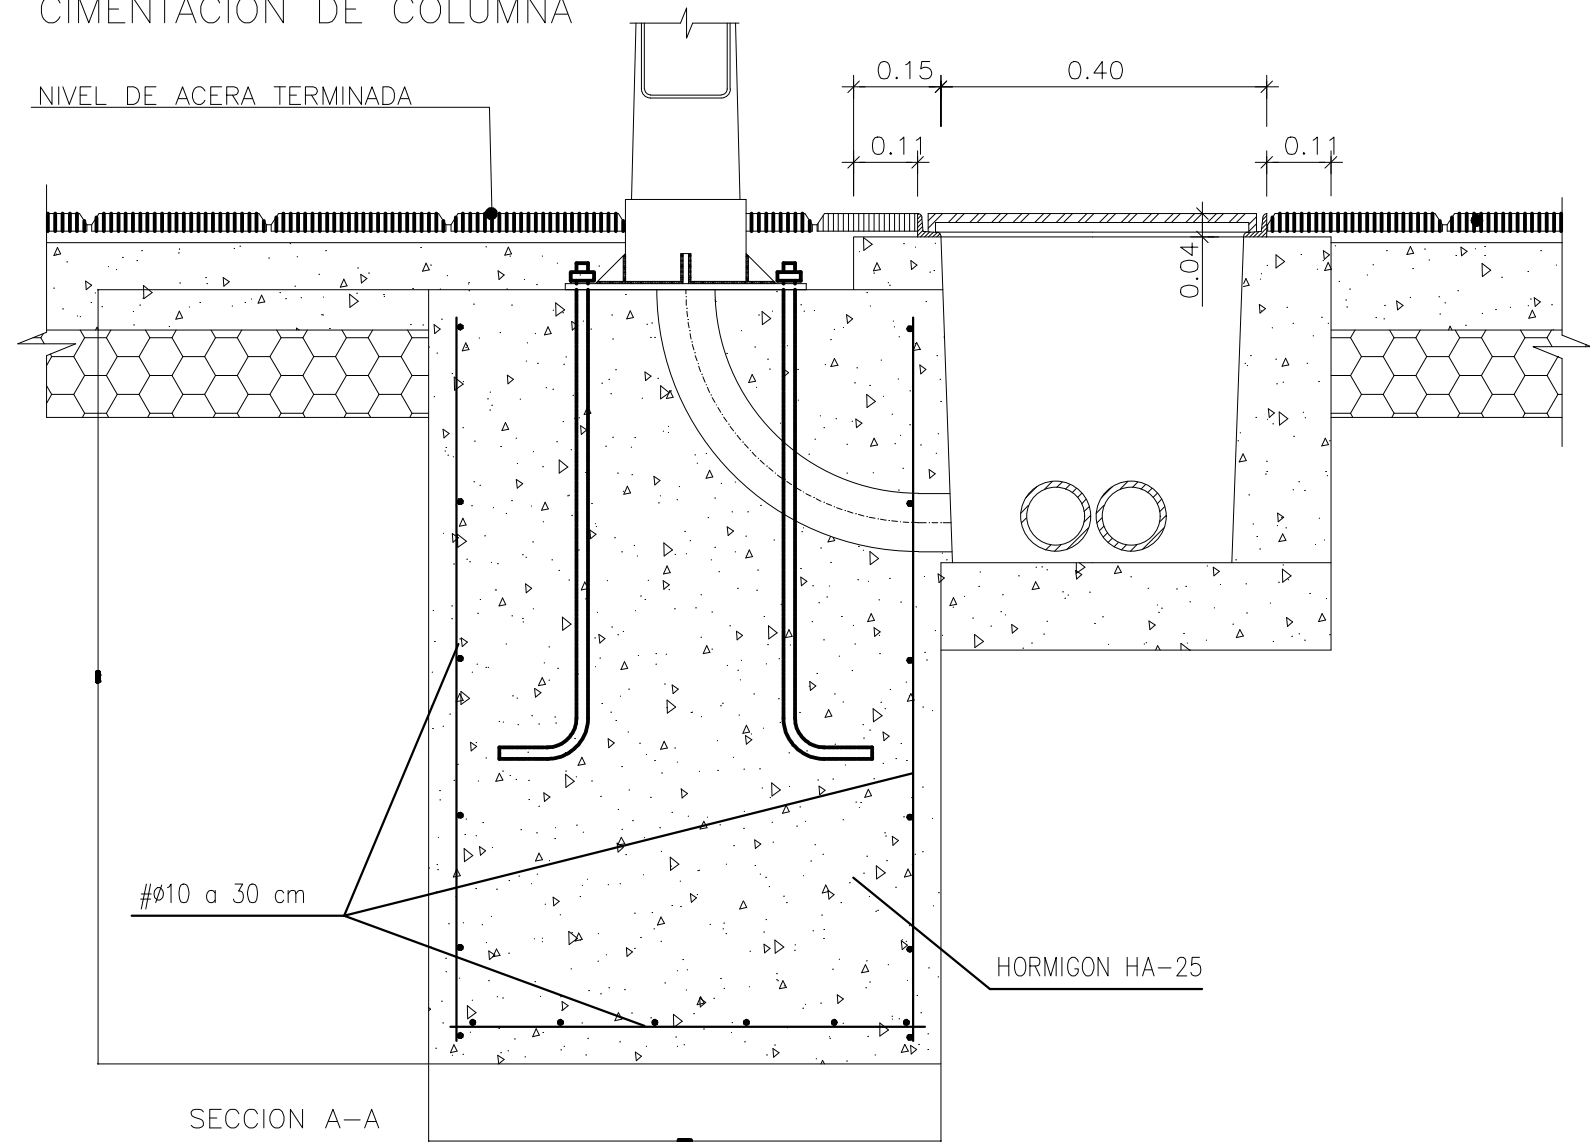

NOTA: SE COLOCARA UN NUMERO DE TUBOS IGUAL AL DE CIRCUITOS (UNA SOLA LINEA POR CADA TUBO)

ZANJA DE ALUMBRADO PÚBLICO BAJO ACERADO

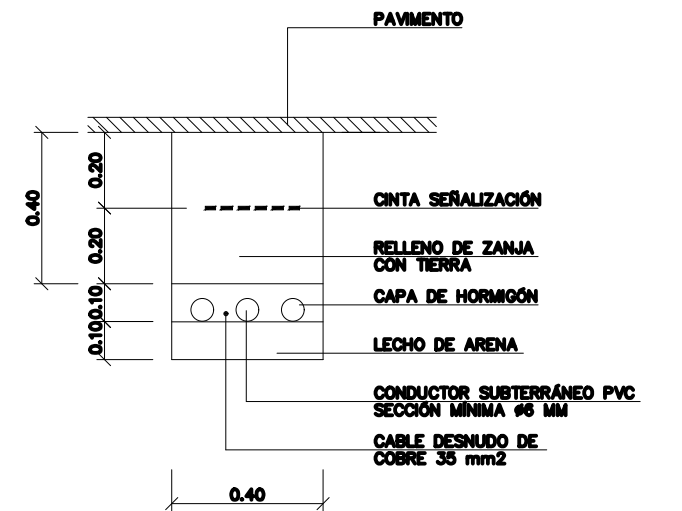

NOTA: SE COLOCARA UN NUMERO DE TUBOS IGUAL AL DE CIRCUITOS MÁS UNO DE RESERVA (UNA SOLA LINEA POR CADA TUBO)

ZANJA DE ALUMBRADO PÚBLICO BAJO CALZADA EN CRUCE

PROYECTO DE: URBANIZACION DE LA UNIDAD DE EJECUCIÓN UE-7C		FECHA: FEBRERO 2017
EL ARQUITECTO: MARCELINO MIRANDA GARCIA	EL PROMOTOR: AYUNTAMIENTO DE JARANDILLA DE LA VERA (CACERES)	No. DE PLANO: 16
PLANO DE : DETALLES DE ALUMBRADO		ESCALA: 1: 500